


COLLEGAMENTO A QUADRO DISTRIBUZIONE
IMPIANTO DI ILLUMINAZIONE STRADALE ESISTENTE.
PREVEDERE L'INSTALLAZIONE DI N°1 INTERRUTTORE
M.T. DIFFERENZIALE 4x16A - 0,3A - 6KA

CAVO FG160M16
SEZ. 4x4mm² + PE
FG160M16 SEZ. 1x16mm²

QUADRO ILLUMINAZIONE LOTTIZZAZIONE
(DENTRO NICCHIA IN MURATURA CON SPORTELLO)

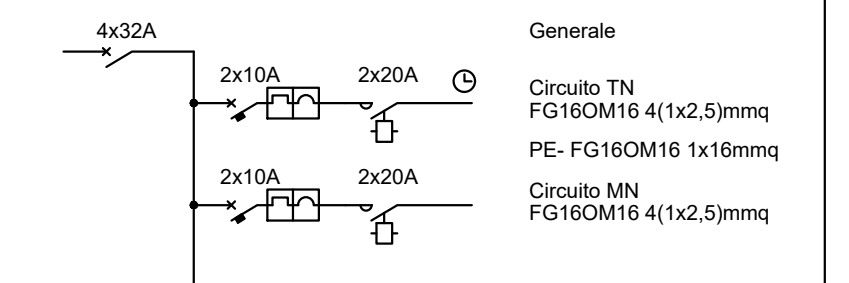

SIMBOLOGIA	DESCRIZIONE
	INDICAZIONE DI QUADRO ELETTRICO
	SIGLA IDENTIFICAZIONE QUADRO ELETTRICO
	SIGLA IDENTIFICAZIONE CIRCUITO ELETTRICO DI APPARTENENZA
	INDICAZIONE DI CAVIDOTTO INTERRATO IN POLIETILENE DOPPIO STRATO E/O TUBAZIONE IN PVC FLEX PESANTE
	POZZETTO IN CAV. COMPLETO DI CHIUSINO APRIBILE, DIM. 40x40x40cm DI DERIVAZIONE
	BASAMENTO IN CAV. DI SOSTEGNO PALO CORPO ILLUMINANTE CON POZZETTO IN CAV. COMPLETO DI CHIUSINO APRIBILE, DIM. 40x40x40cm
	DISPENSORE DI TERRA IN ACCIAIO ZINCATO A CRUCE DIM. 50x50x5mm L=1,5m ENTRO POZZETTO ISPEZIONABILE
	INDICAZIONE DI CORPO ILLUMINANTE SCHREDER MODELLO TECEO 1 24LED A 500MA, 38W - 4000K, CRI=70, IP66, CLASSE II OTTICA DIFFONDENTE TIPO 5118-CREE XP-G2, GLASS EXTRA CLEAR, SMOOTH MONTATA SU PALO H=7,80m
	INDICAZIONE DI CORPO ILLUMINANTE SCHREDER MODELLO ISLA LED POTENZA 20W, 4000K, CRI=70, IP66, CLASSE II, OTTICO 3068 SY - 24 CREE XP-G2 3000MA NM 220V FLAT, GLASS EXTRA CLEAR MONTATA SU PALO H=4,5m
	CONDUTTORE DI TERRA IN CORDA DI RAME NUDO SEZ. 35mm ²

COMUNE DI PONTASSIEVE - PROVINCIA DI FIRENZE
Piano di lottizzazione ai sensi dell'art. 115 L.R. 65/2014
**NUOVO INSEDIAMENTO RESIDENZIALE AD ESPANSIONE DEL
CENTRO ABITATO DI MONTEORSO**
Proprietà BAGNACAVALLLO S.r.l. - F.lli Ciapetti

**PROGETTO ESECUTIVO
IMPIANTO ELETTRICO**

REVISIONI	PROGETTISTA	DESCRIZIONE	TAVOLA												
<table border="1"> <tr><td>DESIGNATO</td><td>GG</td><td>DATA</td><td>LUGLIO 2019</td></tr> <tr><td>VISTO</td><td>GG</td><td>APPROVATO</td><td>GG</td></tr> <tr><td>APPROVATO</td><td>GG</td><td>GG</td><td></td></tr> </table>	DESIGNATO	GG	DATA	LUGLIO 2019	VISTO	GG	APPROVATO	GG	APPROVATO	GG	GG		 studio Pasatelli & Associati Via Aretina, 167/B Tel. 055/6120270 - Fax 055/6123557 email: info@studiospasatelli.it	DISTRIBUZIONE CANALIZZAZIONI ED IMPIANTO DI ILLUMINAZIONE PARCHEGGIO E VIABILITA' CIRCOSTANTE. IMPIANTO DI TERRA.	E01
DESIGNATO	GG	DATA	LUGLIO 2019												
VISTO	GG	APPROVATO	GG												
APPROVATO	GG	GG													
RIFERIMENTO INTERNO DATA: LUGLIO 2017 DESIGNATO: M.P. VISTO: GG APPROVATO: AP	RIFERIMENTO ESTERNO C17042 SCALA: 1:200	PIANO LOCALE/REPARTO VIABILITA' COMUNALE E PARCHEGGIO NOME FILE: E01.DWG													